

KOPIA MAPY DO CELÓW PROJEKTOWYCH

SKALA 1:500

Id. zgłosz.: 6640.17.98.2017

powiat: M. Rybnik

Jedn. ewid.: 247301_1; Rybnik

Obręb: 0112 - Kamień

Sekcja: 6.127.26.22.4.3

USŁUGI GEODEZYJNE I INFORMATYCZNE

Geo-Com

GRZEGORZ SMREK

44-200 Rybnik, Plac Kopernika 3,

Tel. 032 755-88-78, NIP 549-187-09-18

Układ współrzędnych 2000

Układ wysokościowy Kronsztadt 86

Nie stwierdzono obciążeń służebnością gruntową dla działki nr 857/136, 856/136, dla której prowadzona jest KW GL1Y/00036969/3.

Projektowany obiekt kubaturowy w zbliżeniu do granic działek nr 857/136, 856/136, które spełniają obowiązujące standardy.

sporządził

Ks. rob.: 26/2018


wykonawca

Rybnik, dn. 29.03.2018r.

LEGENDA

--- - zakres opracowania geodezyjnego

.2522 - wysokości dla projektanta

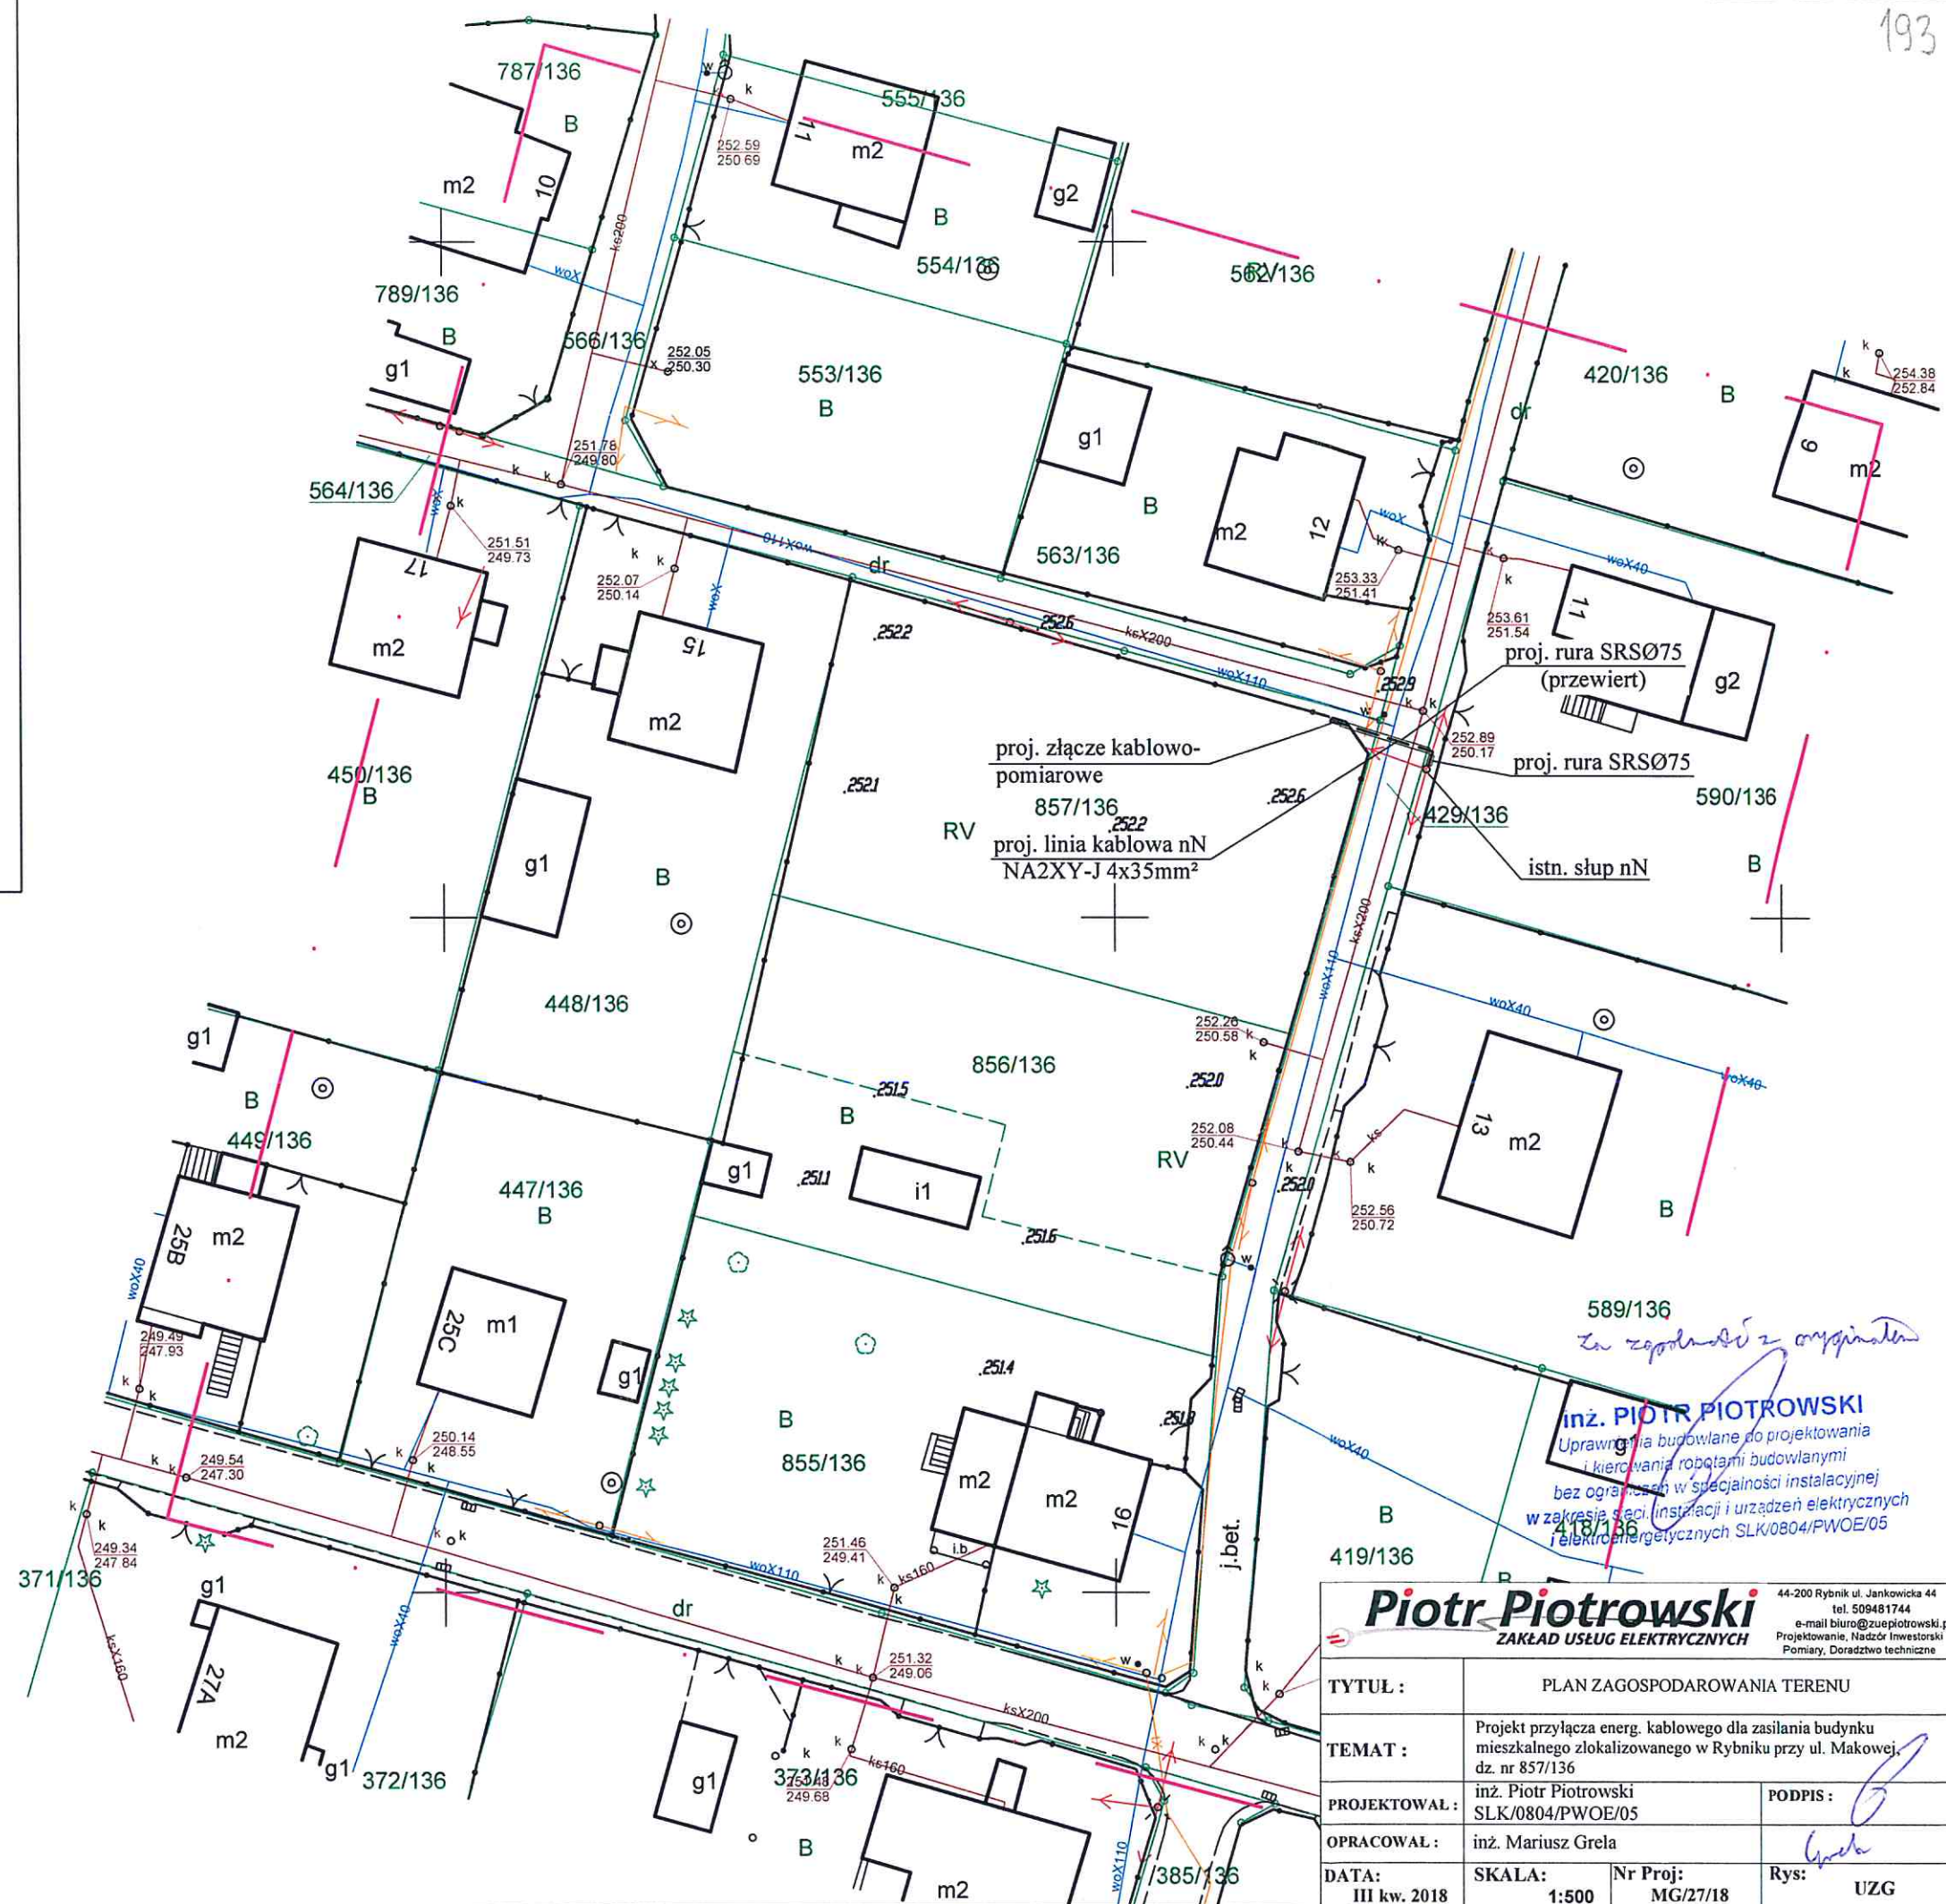

in zgodności z oryginałem

inż. PIOTR PIOTROWSKI
Uprawnienia budowlane do projektowania i kierowania robotami budowlanymi bez ograniczeń w specjalności instalacyjnej w zakresie sieci, instalacji i urządzeń elektrycznych i elektroenergetycznych. SLK/0804/PWOE/05

Piotr Piotrowski
ZAKŁAD USŁUG ELEKTRYCZNYCH

44-200 Rybnik ul. Jankowicka 44
tel. 509481744
e-mail: biuro@zuepiotrowski.pl
Projektowanie, Nadzór Inwestorski
Pomiary, Doradztwo techniczne

TYTUŁ :	PLAN ZAGOSPODAROWANIA TERENU		
TEMAT :	Projekt przyłącza energ. kablowego dla zasilania budynku mieszkalnego zlokalizowanego w Rybniku przy ul. Makowej, dz. nr 857/136		
PROJEKTOWAŁ :	inż. Piotr Piotrowski SLK/0804/PWOE/05	PODPIS :	<i>[Signature]</i>
OPRACOWAŁ :	inż. Mariusz Grela	Rys:	UZG
DATA: III kw. 2018	SKALA: 1:500	Nr Proj: MG/27/18	